



Vodárny a kanalizace Karlovy Vary, a.s.

360 07 Karlovy Vary - Doubí, Studentská 328/6

zapsané s účinností od 1.1.1994 v OR u KS Plzeň, odd. B, vložka č. 3

Město/katastr Ostrov nad Ohří

Číslo jednací : 2015/23113

Čtvrť/Ulice U Koupaliště

Datum : 8.9.2015

č.p. : p.č. 224/339

Za účelem : rekonstrukce vozovky

Investor/projektant : Ing. Martin Kohout

Zasláno : e-mail

Stupeň : zakres sítí

Provoz vodovodů : Ostrov, p. Fric, tel. : 602 841 566

Provoz kanalizace : p. Dietl, tel.: 602 835 474

Zakreslil : Marcela Přikrylová

Vodovodní a kanalizační zařízení jsou na situaci zakreslena informativně dle stávající dokumentace VAK K. Vary, a.s. Zařízení je nutno upřesnit vytýčením na místě. Přesné vytýčení vodovodních a kanalizačních zařízení vám zajistí naše příslušné provozy vodovodů a kanalizace.

Požadujeme dodržet ochranné pásmo vodovodu a kanalizace, které je min. 1,5 m od líce potrubí na obě strany (u potrubí do prům. 500 mm) a min. 2,5 m od líce potrubí na obě strany (u potrubí nad prům. 500 mm).

U potrubí (vodovodu a kanalizace) o průměru nad 200 mm včetně, jehož dno je uloženo v hloubce větší než 2,5 m pod upraveným povrchem, se vzdálenost od vnějšího líce zvyšuje o 1,0 m.

Při realizaci stavby nesmí dojít k výrazným změnám v krytí vodovodního a kanalizačního potrubí.

Stávající poklopy vodovodních a kanalizačních zařízení ve správě Vodakvy budou upraveny na novou niveletu terénu.

Tento doklad nenahrazuje vyjádření k územnímu souhlasu, územnímu/stavebnímu řízení. Technické řešení (projektovou dokumentaci) požadujeme předložit na VaK K.Vary k odsouhlasení.

Při dalším jednání ohledně předmětné akce používejte prosím příslušné číslo jednací.

CO : vlastní

Datum :

08-09-2015

Vodárny a kanalizace Karlovy Vary, a.s.

Podpis :

Studentská 328/64

Technický útvar 4

360 07 Karlovy Vary - Doubí

Tel.: 359 010 111
Fax: 359 010 333

E-mail:
info@vodakva.cz

IČO: 49 78 92 28
DIČ: CZ 49 78 92 28


Komerční banka Karlovy Vary
číslo účtu: 1608 341 / 0100

Дата: 08-09-2015 Подпись: 

Technický útvar 4
600 07 Karlovy Vary - Doubr

ACO DRAIN 171x21

VODOVOD
A: 1000

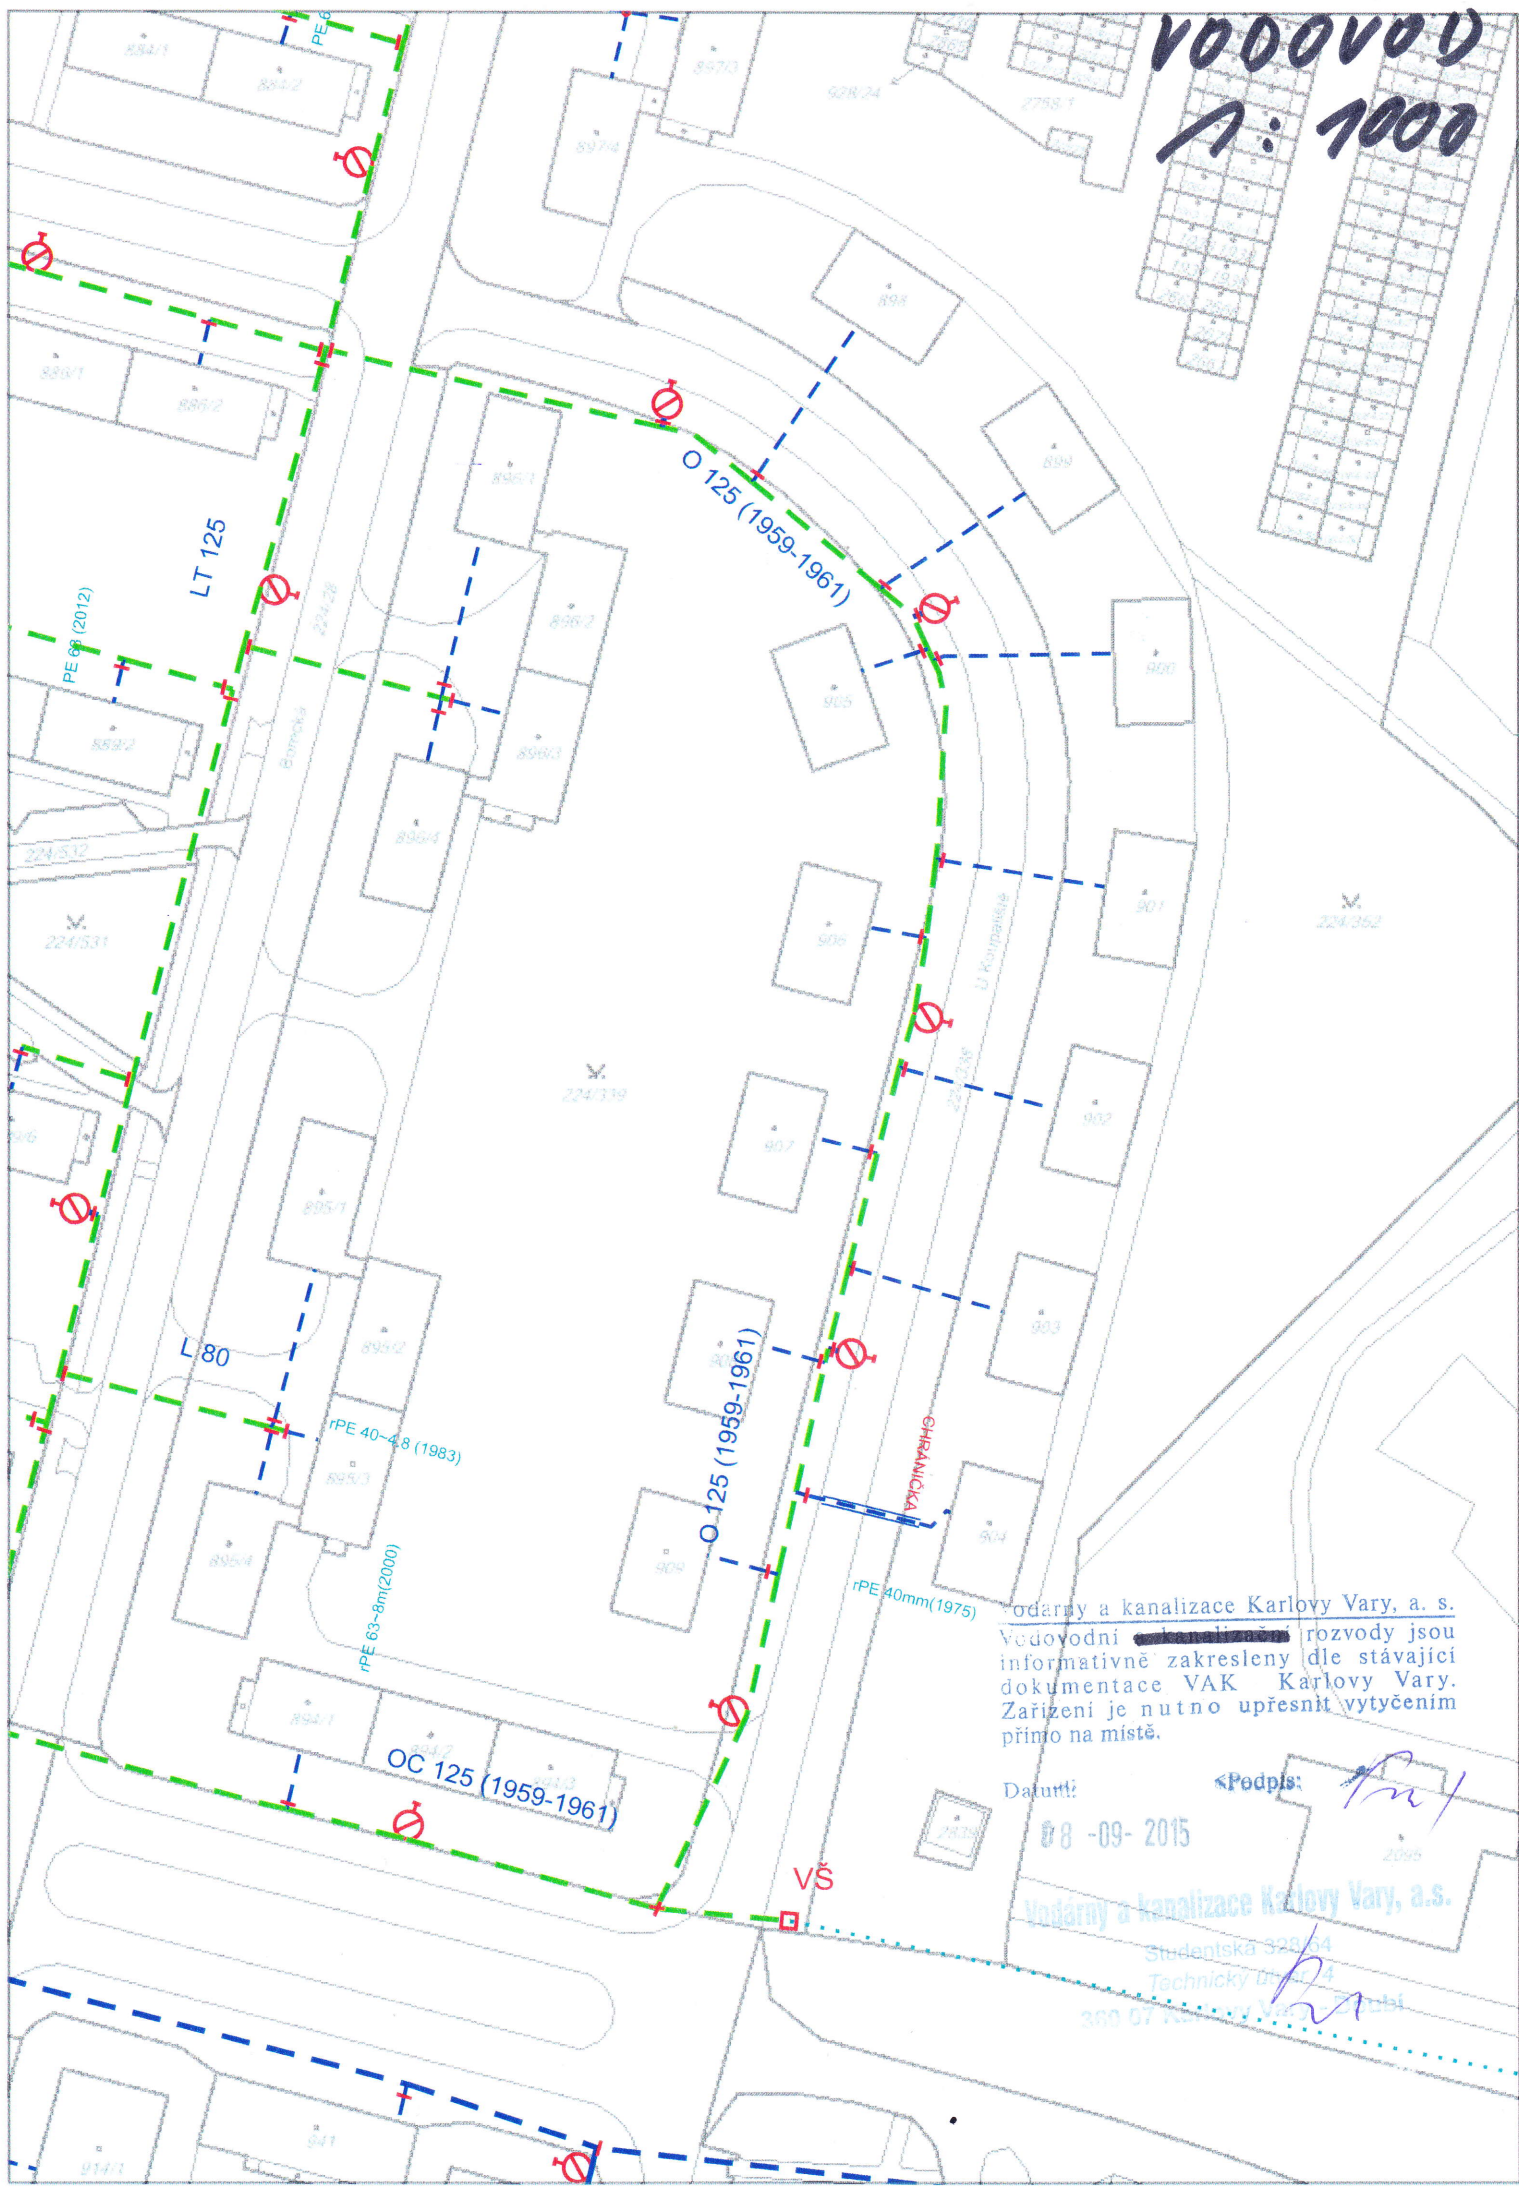


Vodárny a kanalizace Karlovy Vary, a. s.
Vodovodní ~~kanalizační~~ rozvody jsou
informativně zakresleny dle stávající
dokumentace VAK Karlovy Vary.
Zařízení je nutno upřesnit vytyčením
přímo na místě.

Datum:
08-09-2015

Podpis: *[Signature]*

Vodárny a kanalizace Karlovy Vary, a.s.
Studentská 320/64
Technický útvar 4
360 07 Karlovy Vary - Žitná

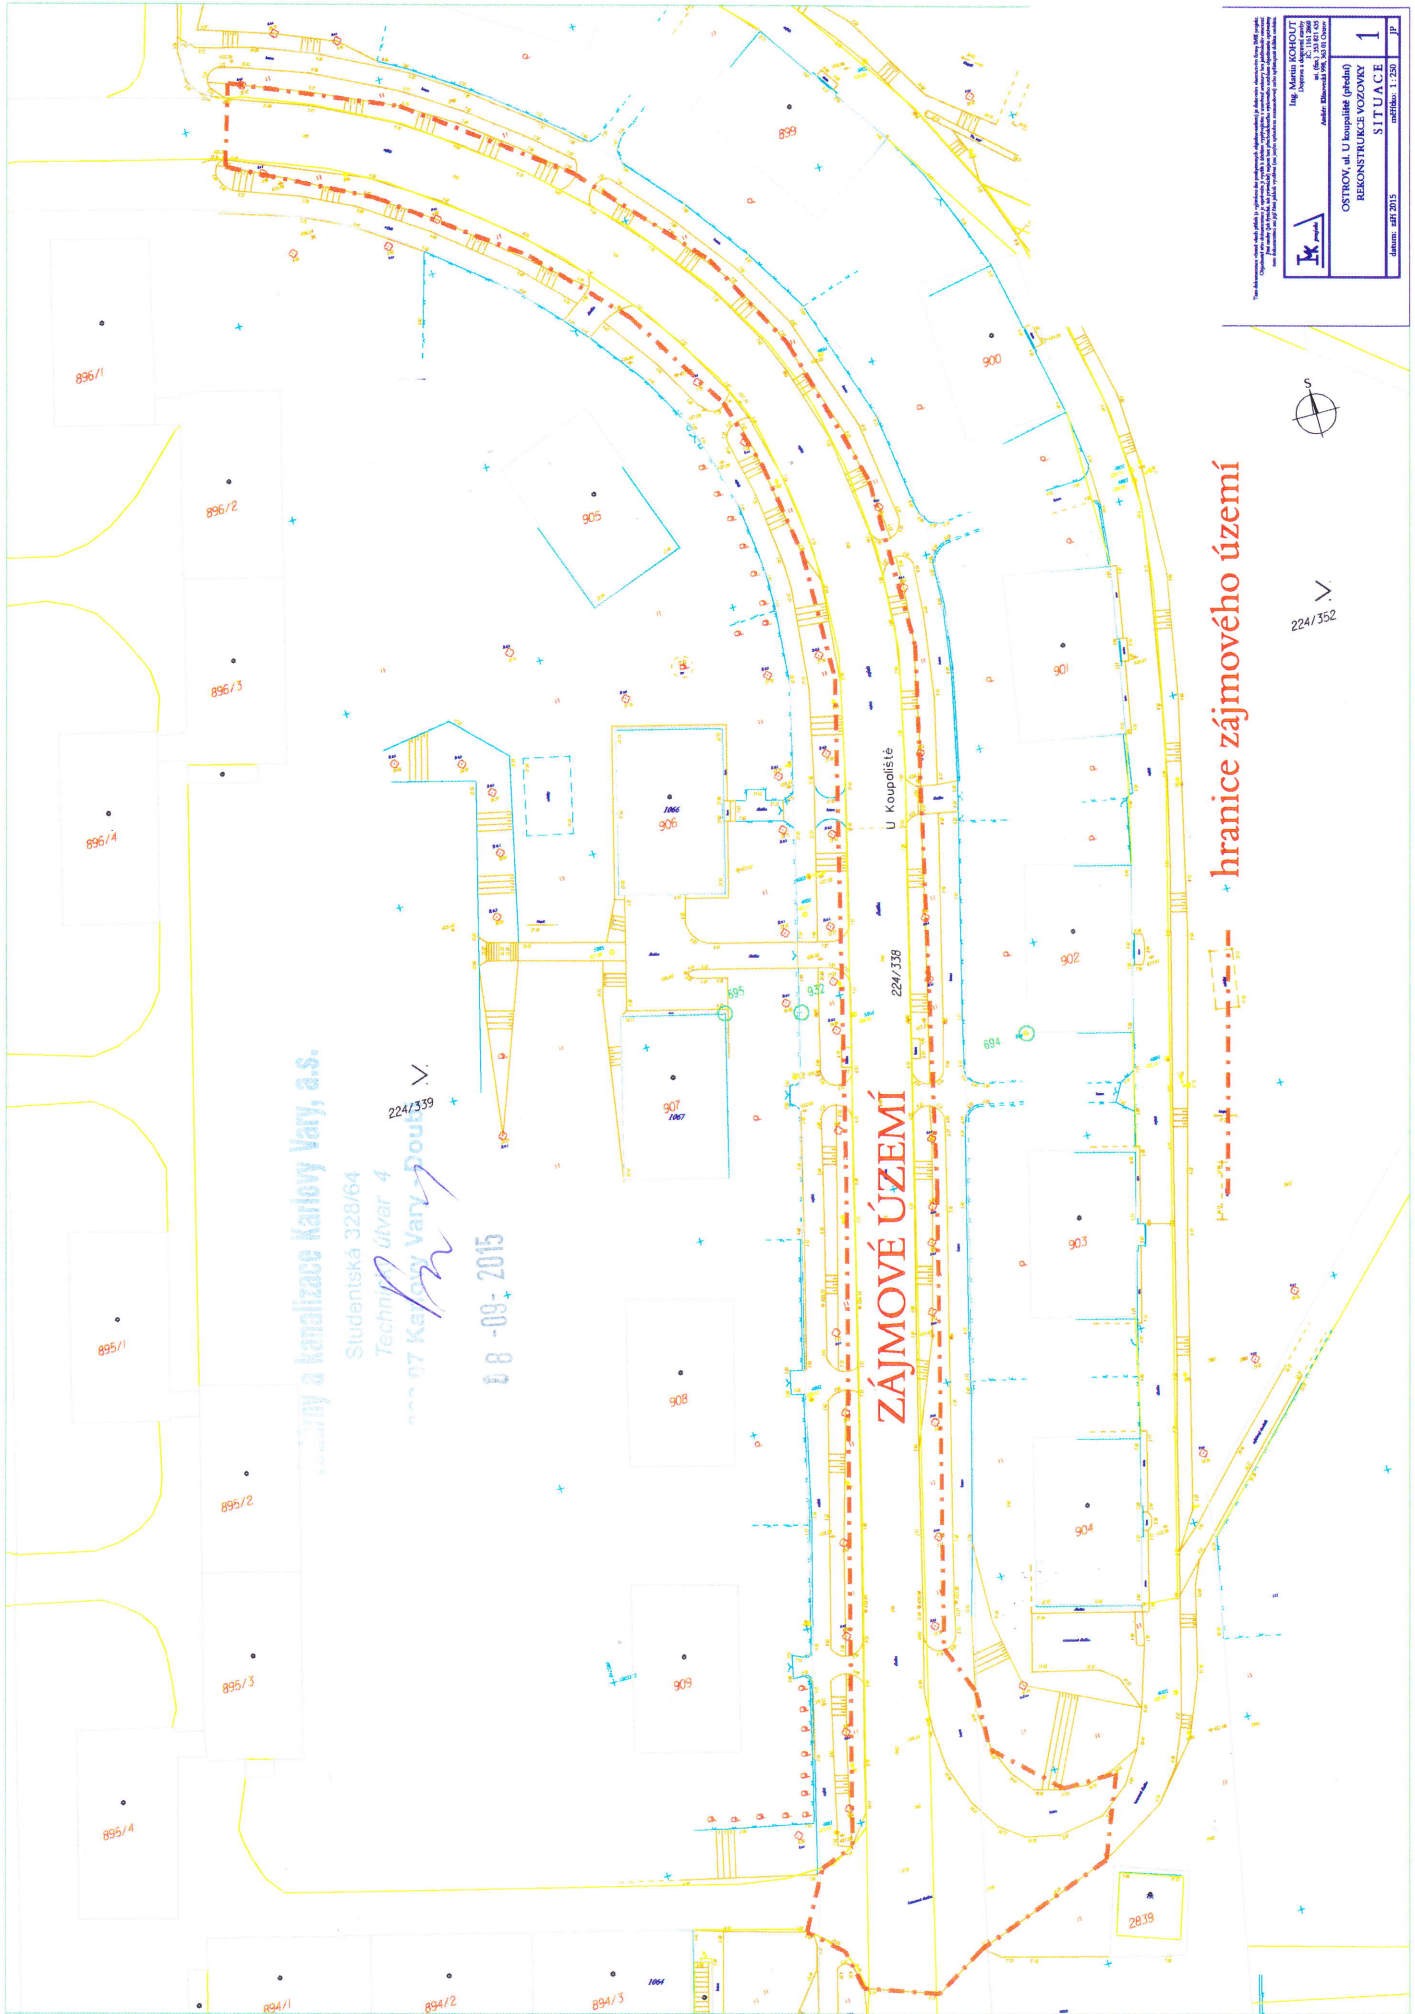

Ing. Martin KROHOUT
Stavby a kanalizace Karlovy Vary, a.s.

Studentská 328/64

Technická útvar 4

224/339

07 Karlovy Vary - Dlouhá

18-09-2015

ZÁJMOVÉ ÚZEMÍ

U koupaliště

224/339

hranice zájmového území

224/352



Ing. Martin KROHOUT Stavby a kanalizace Karlovy Vary, a.s. Autor: Stanislav Koc, Ing. Jiří Čížek	
OSTROV, ul. U koupaliště (předst.) REKONSTRUKCE VOZOVKY	
SITUACE 1	
datum: srp 2015	měřítko: 1:250
IP	JP