


SITUACE - PŘIPOJENÍ STROJOVEN  
měřítko 1:100

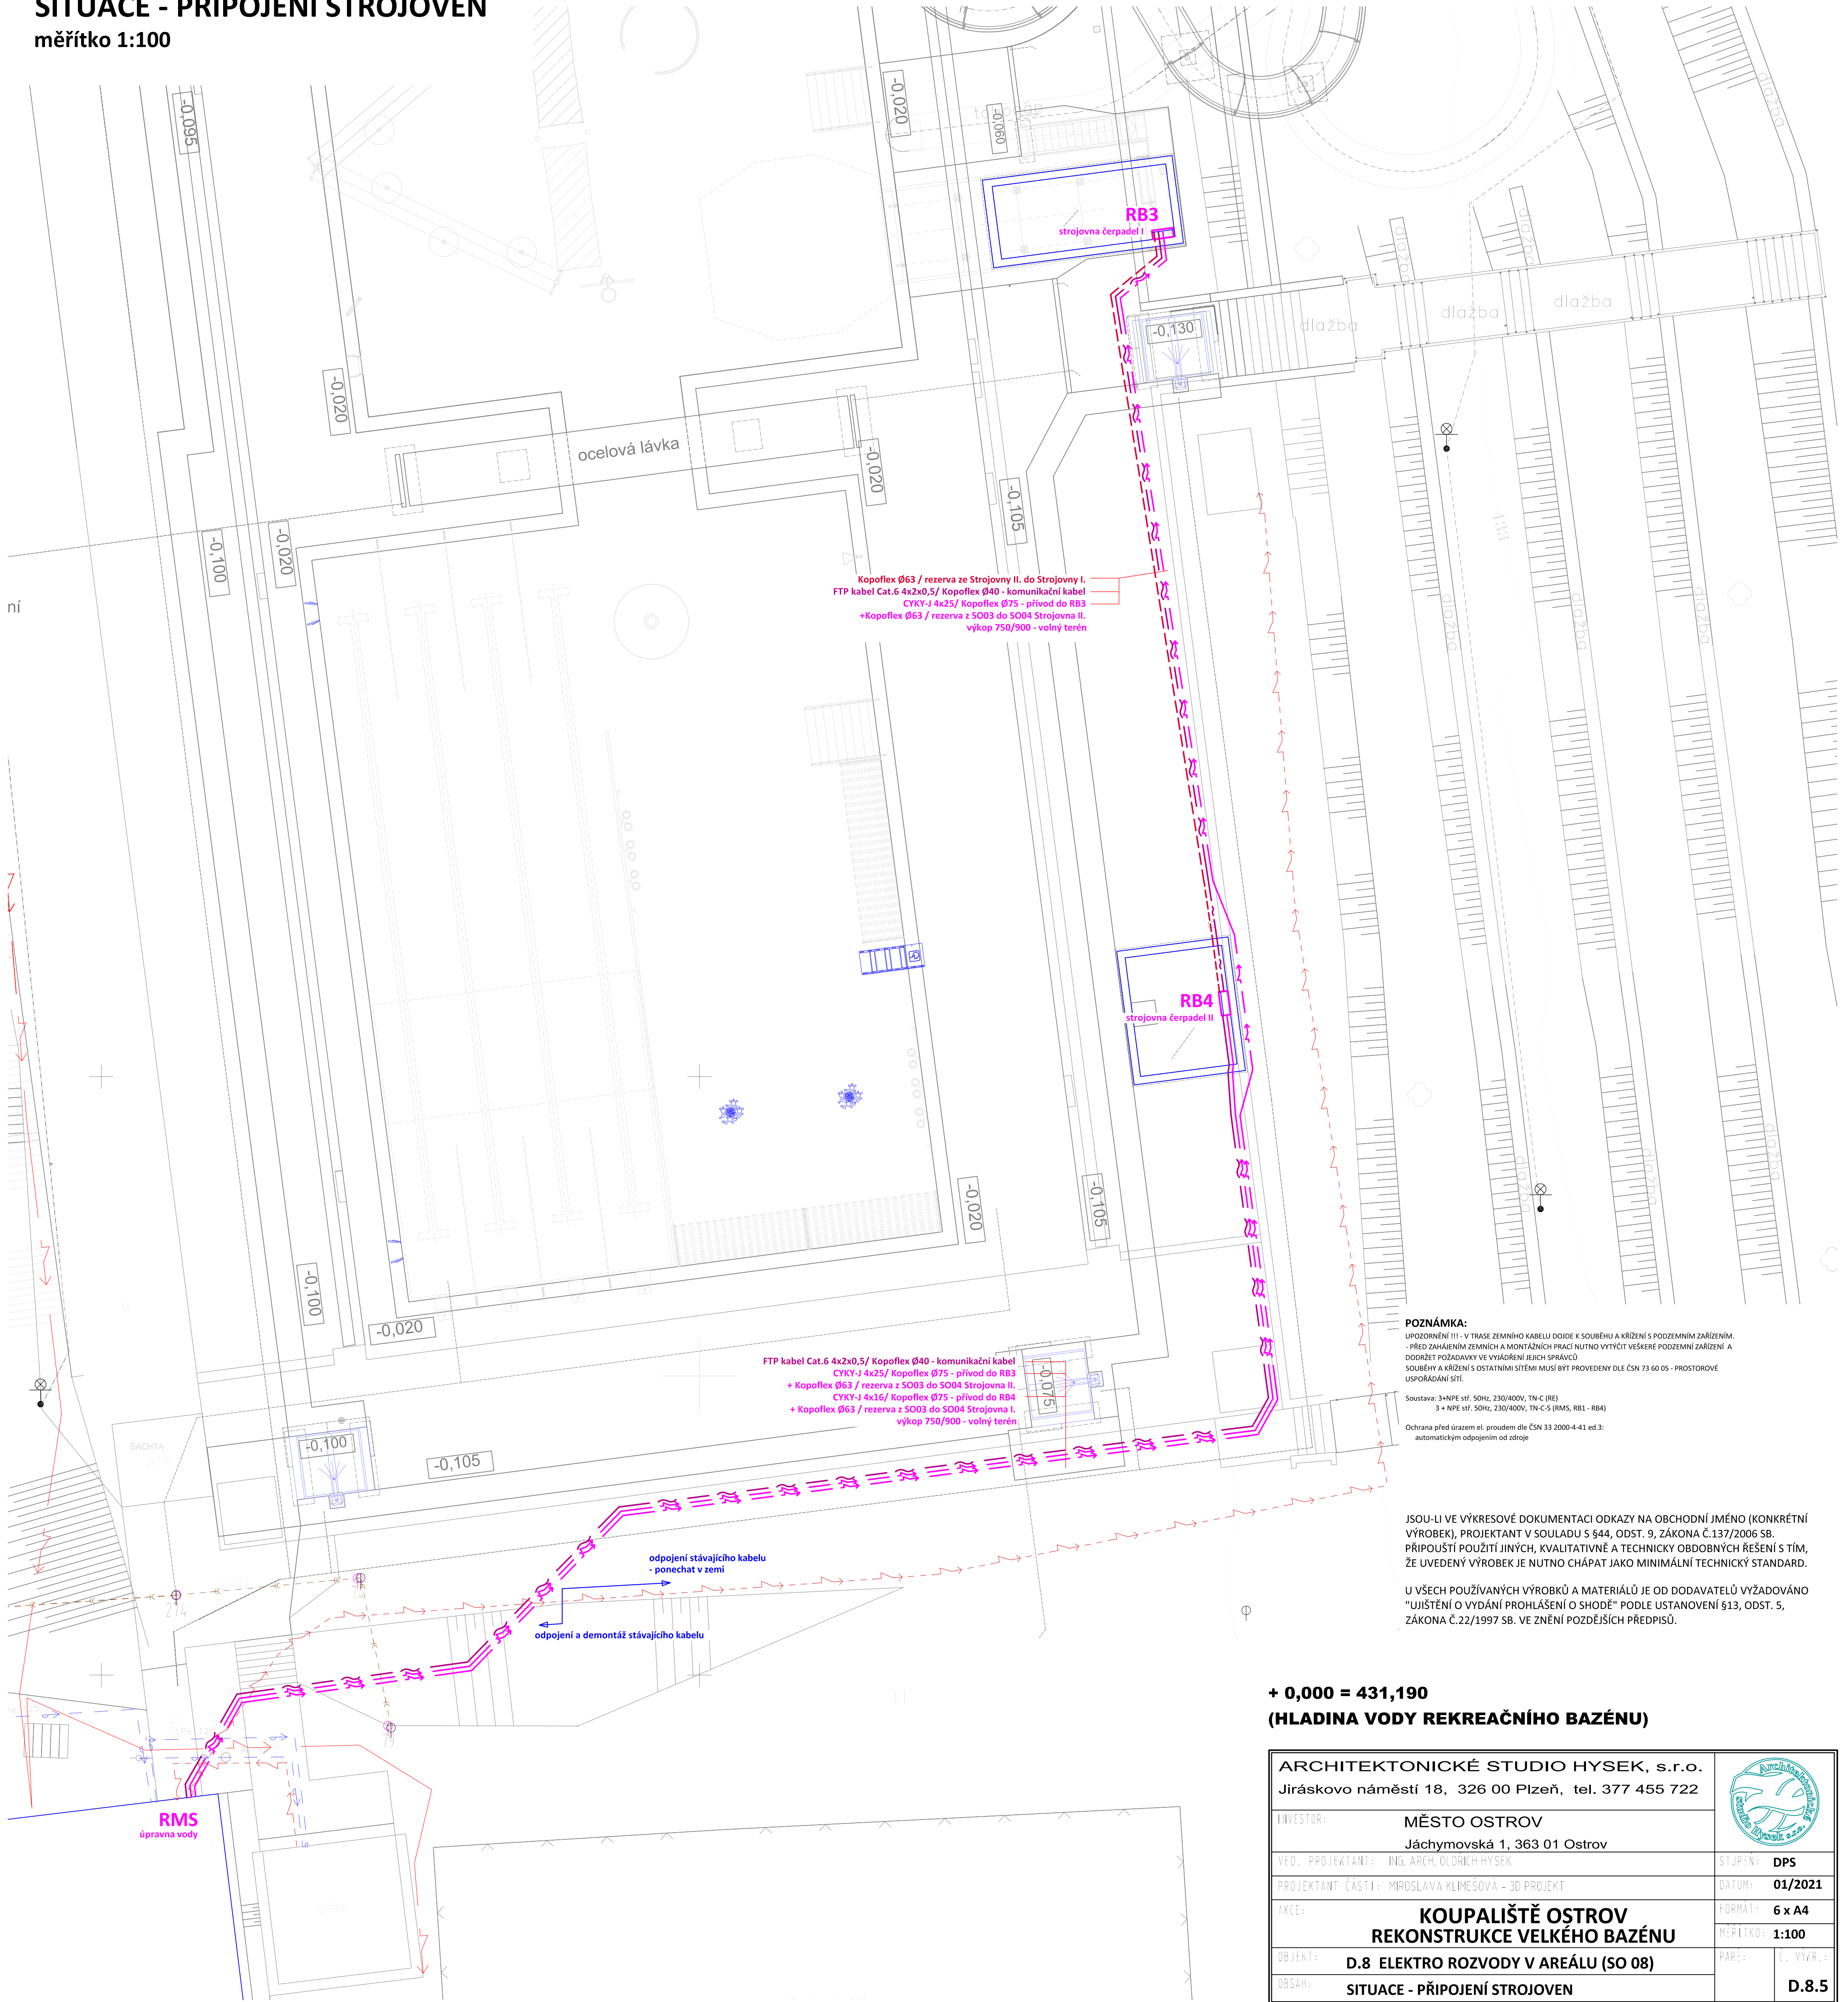

**POZNÁMKA:**  
UPOZORNĚNÍ III - V TRASE ZEMNÍHO KABELU DOJDE K SOUBĚHU A KŘÍŽENÍ S PODZEMNÍM ZÁŘIŽENÍM.  
- PŘED ZAHÁJENÍM ZEMNÍCH A MONTÁŽNÍCH PRACÍ NUTNO VYTÝČIT VEŠKERÉ PODZEMNÍ ZÁŘIŽENÍ A  
DODRŽET POŽADAVKY VE VÝADRĚNÍ JEJICH SPRÁVCŮ  
SOUBĚHY A KŘÍŽENÍ S OSTATNÍMI SÍTĚMI MUSÍ BYT PROVEDENY DLE ČSN 73 60 05 - PROSTOROVÉ  
USPOŘÁDÁNÍ SÍTÍ.  
Soustava: 3+NPE stř. 50Hz, 230/400V, TN-C (RE)  
3 + NPE stř. 50Hz, 230/400V, TN-C-S (RMS, RB1 - RB4)  
Ochrana před úrazem el. proudem dle ČSN 33 2000-4-41 ed.3:  
automatickým odpojením od zdroje

JSOU-LI VE VÝKRESOVÉ DOKUMENTACI ODKAZY NA OBCHODNÍ JMÉNO (KONKRÉTNÍ VÝROBEK), PROJEKTANT V SOULADU S § 44, ODST. 9, ZÁKONA Č.137/2006 SB. PŘÍPOUŠTÍ POUŽITÍ JINÝCH, KVALITATIVNĚ A TECHNICKY OBDOBŇNÝCH ŘEŠENÍ S TÍM, ŽE UVEDENÝ VÝROBEK JE NUTNO CHÁPAT JAKO MINIMÁLNÍ TECHNICKÝ STANDARD.  
U VŠECH POUŽÍVANÝCH VÝROBKŮ A MATERIÁLŮ JE OD DODAVATELŮ VYŽADOVÁNO "UJIŠTĚNÍ O VYDÁNÍ PROHLÁŠENÍ O SHODĚ" PODLE USTANOVENÍ §13, ODST. 5, ZÁKONA Č.22/1997 SB. VE ZNĚNÍ POZDĚJŠÍCH PŘEDPISŮ.

+ 0,000 = 431,190  
(HLADINA VODY REKREAČNÍHO BAZÉNU)

ARCHITEKTONICKÉ STUDIO HYSK, s.r.o. Jiráskovo náměstí 18, 326 00 Plzeň, tel. 377 455 722			
INVESTOR: MĚSTO OSTROV Jáchymovská 1, 363 01 Ostrov		STUPEŇ: DPS	
VED. PROJEKTANT: ING. ARCH. OLDŘICH HYSK		DATUM: 01/2021	
PROJEKTANT ČÁSTI: MIROSLAVA KLIMEŠOVÁ - 3D PROJEKT		FORMAT: 6 x A4	
AKCE: KOUPALIŠTĚ OSTROV REKONSTRUKCE VELKÉHO BAZÉNU		MĚRITKO: 1:100	
OBJEKT: D.8 ELEKTRO ROZVODY V AREÁLU (SO 08)		PÁŘE: Č. VÝK. 1	
OBSAH: SITUACE - PŘIPOJENÍ STROJOVEN		D.8.5	