


## KINOKAVÁRNA

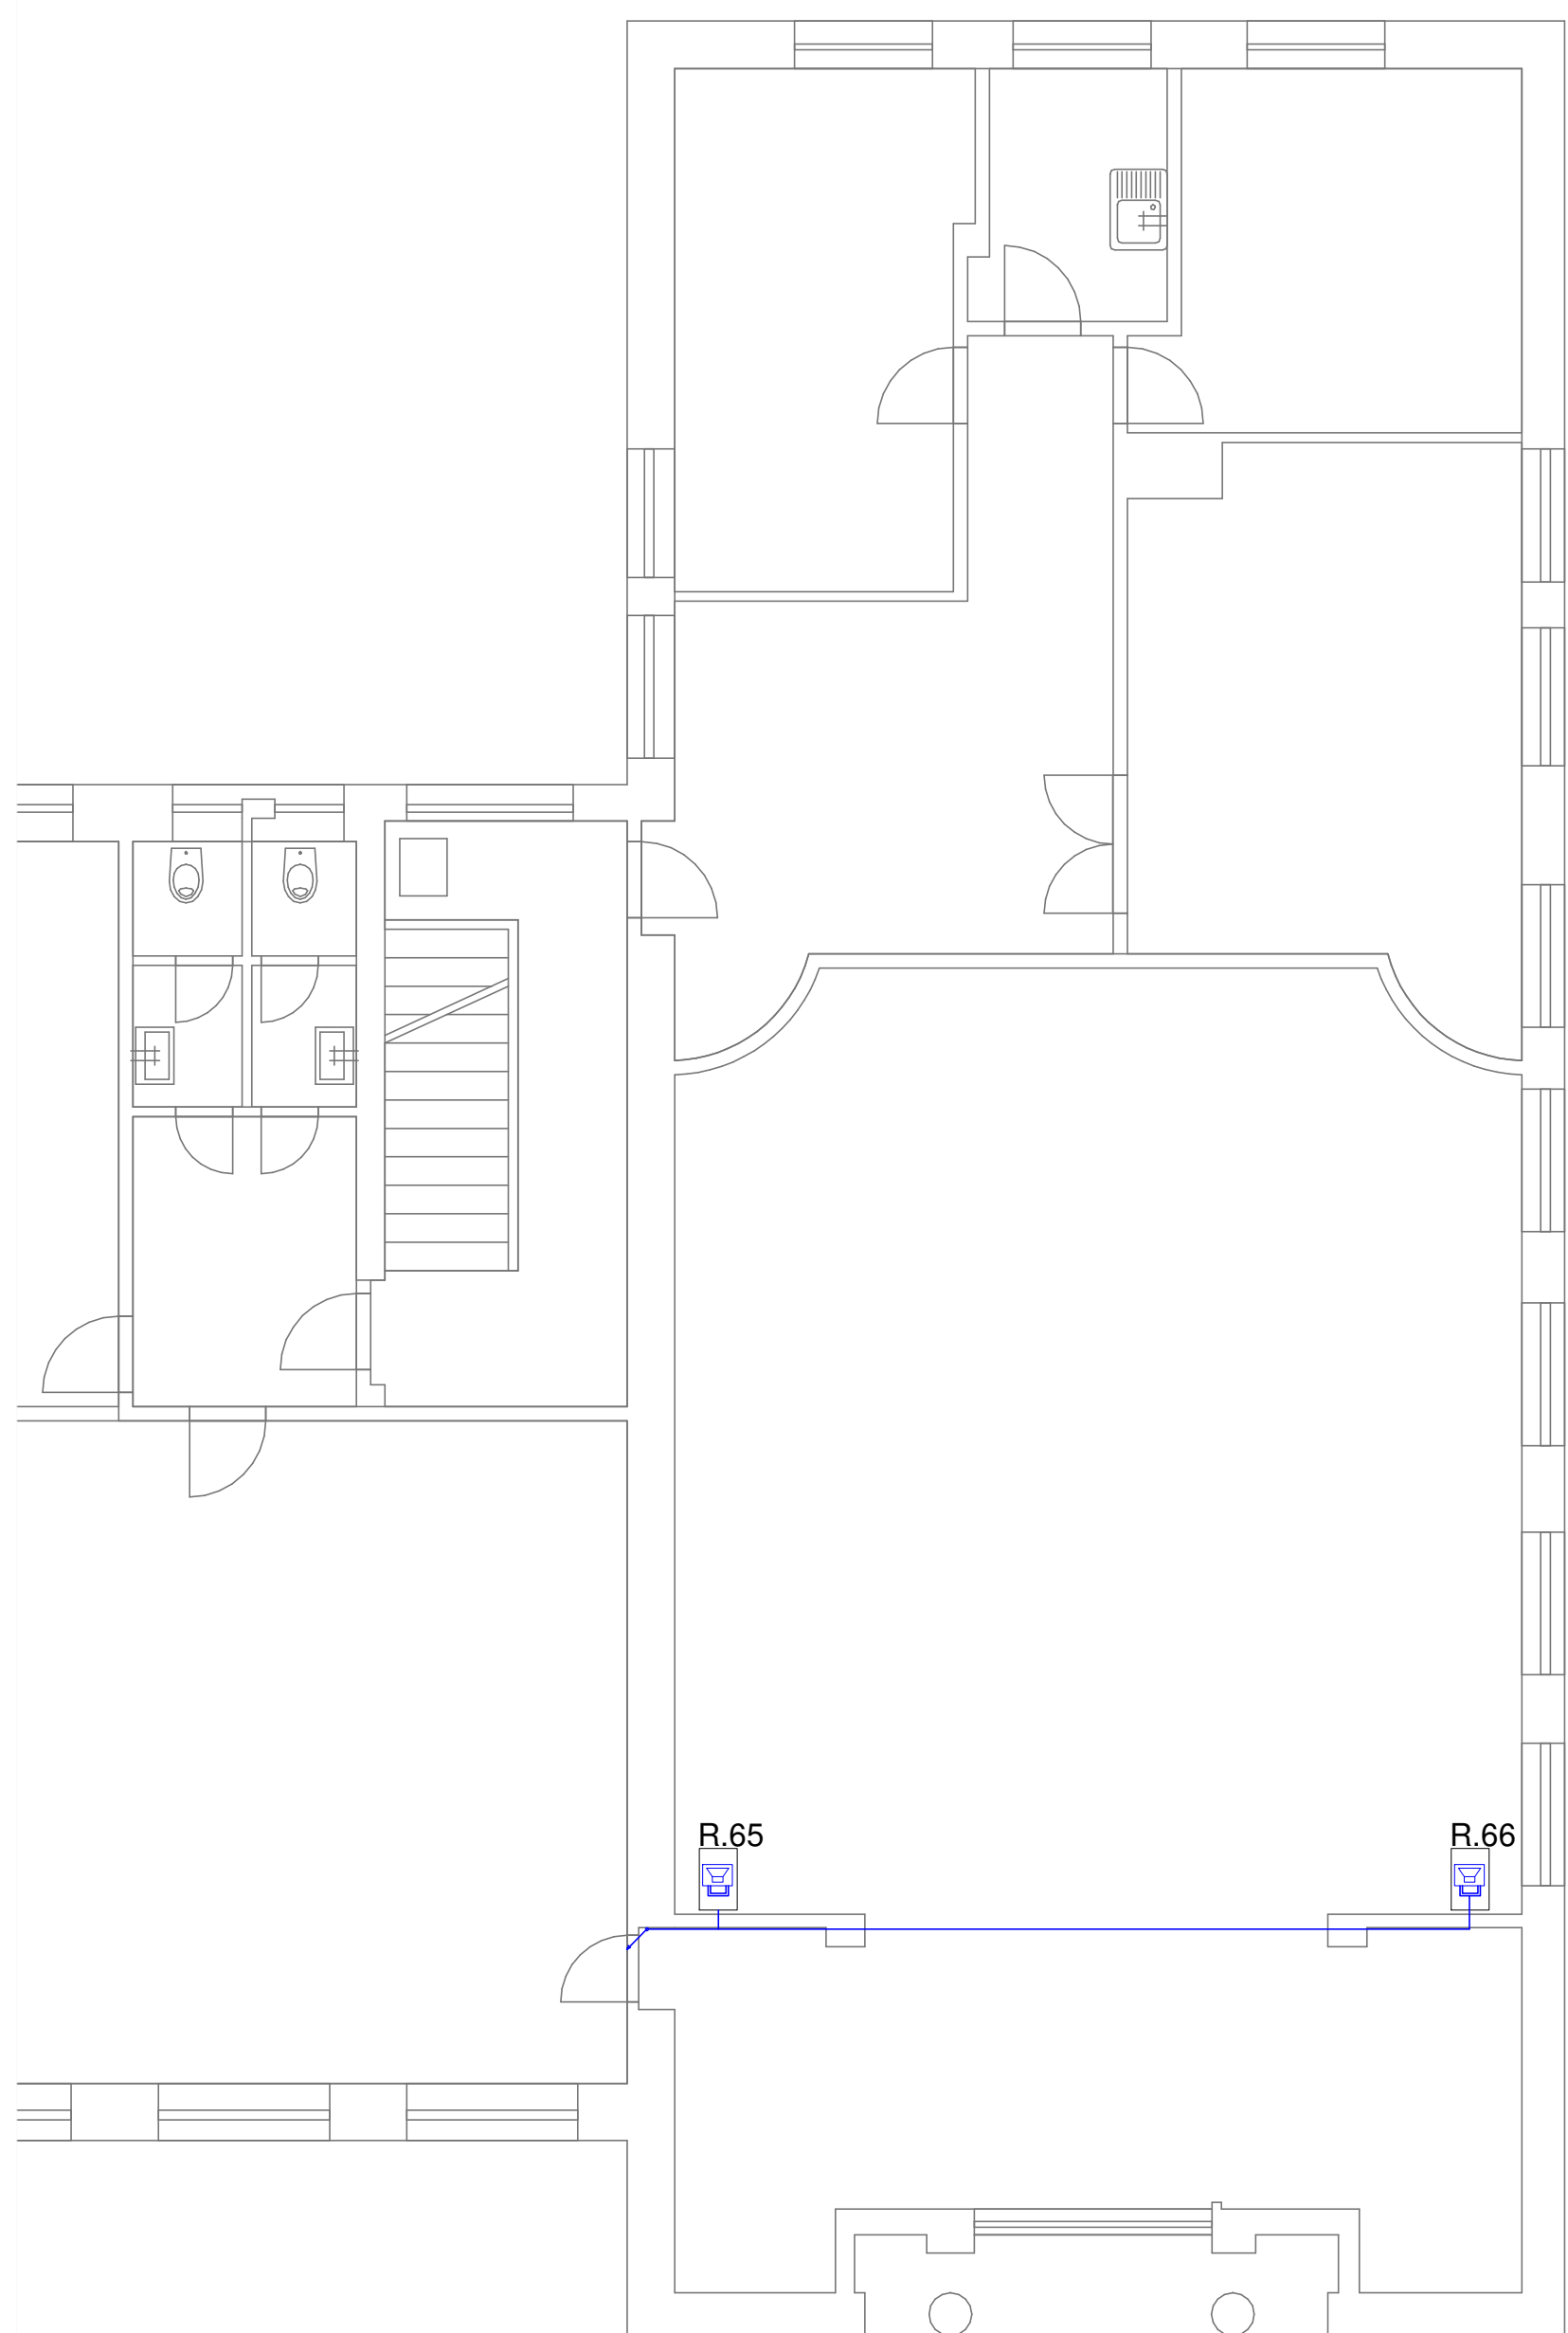

## DŮM KULTURY V OSTROVĚ - KULTURNÍ A KREATIVNÍ CENTRUM

hlavní inženýr projektu:  
Ing. Radomír Gregor  
Čechova 162  
705 24 Hulin  
Česká republika

profese:  
MUSCADATA s.r.o.  
Čestmírová 708/37, 637 00 Brno  
Česká republika  
T: +420 602228909  
e-mail: gregor@muscadata.cz



stávek:  
DPS - DOKUMENTACE PRO PROVÁDĚNÍ STAVBY

zdroj: projektant ústí:  
Ing. Radomír Gregor

vypracoval:  
Jan Smutný

investor:  
Město Ostrov  
Městský úřad Ostrov, Jáchymovská 1,  
360 01 Ostrov  
místo stavby:  
Dům kultury,  
objekt občanské vybavenosti č. p. 733,  
ul. Mírová nám., Ostrov

část / profese:  
JEVIŠTNÍ TECHNIKA  
příloha:  
PŮDORYS  
ELEKTROINSTALACE 3.NP

datum: 12/2023

revize: R03

datum revize: -

formát: 16xA4

měřítko: 1:100

číslo:  
D.1.4  
č. přílohy:  
D.1.4.2.0.4