


ZAŘÍZENÍ č. 1
T-KLUB
ZÁZEMÍ
V_p = 272 m³/h
P_E = 0,053 kW (230 V)

DETAILY, POZICE

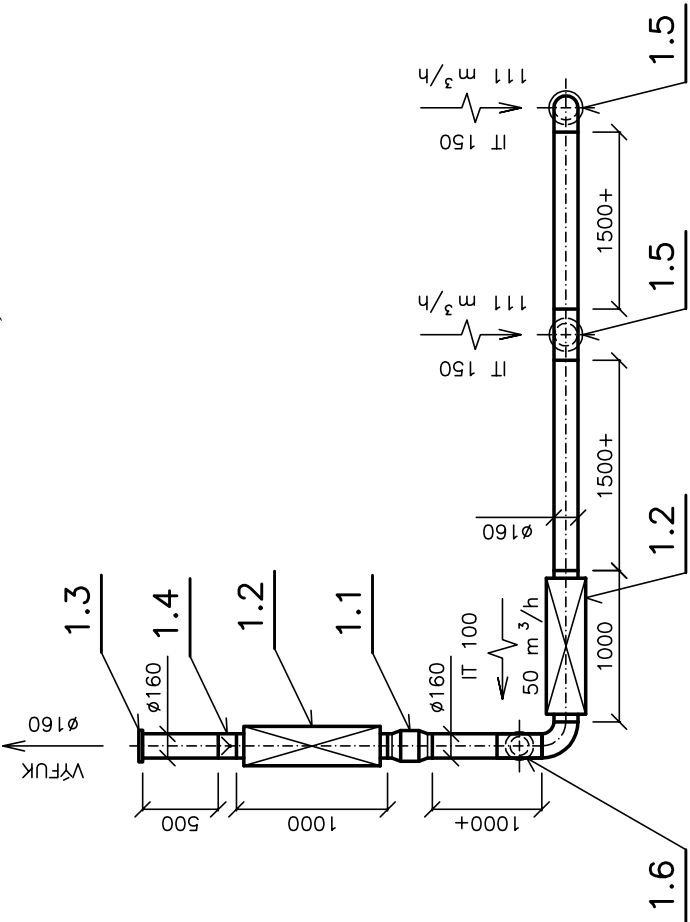

ZODPOVĚDNÝ PROJEKTANT:		VYPRACOVAL:	PETR MATOUŠEK AIR GAS Projekt KRYŽANKOVA 929/2, ZÁVODU MÍRU 578/S Tel. +420 607106345 E-mail: petr@matousek.vz.cz IČO: 670 95 798	
Petr Matoušek		Marcela Matoušková		
INVESTOR:		Město Ostrov, Jáchymovská 1, 363 01 Ostrov		
OBJEDNÁVATEL:		Ing. arch. Olga Růžicková, Gagarinova 510/21, 360 20 Karlovy Vary		
AKCE: DŮM KULTURY V OSTROVĚ VYBUDOVÁNÍ KULTURNÍHO A KREATIVNÍHO CENTRA MÍROVÉ NÁMĚSTÍ 733, 363 01 OSTROV T - KLUB D.1.4.c - VZDUCHOTECHNIKA				
ČÍSLO PÁŘE:				
KRAJ:	Karlovarský	STUPEŇ PD:	Dokumentace pro provádění stavby	
DATUM:	11 / 2023	ZAK. ČÍSLO:	AGP 28 / 2023	
MĚŘÍTKO: 1 : 50				
OBSAH VÝKRESU: PŮDORYS - 1.N.P.				
ČÍSLO PRÍLOHY: D.1.4.c - 02				