


Tabulka místností 1.NP		
Č.	Název místnosti	Plocha (m2)
101	Vstupní hala	48,15
102	WC zam.	3,29
103	Šatna	33,52
104	Převl. kabina	2,64
105	Filtr ženy	17,05
106	Filtr muži	11,72
107	Ochlazovna	79,13
108	Odpočívárna 1	21,95
109	Infrakabina	5,25
110	Biosauna	7,50
111	Sauna	9,48
112	Parní kabina	10,51
113	Úklid	10,07
114	Finská sauna	20,71
115	Odpočívárna 2	29,53
116	Chodba	6,35
117	Prádelna	12,22
118	Sklad	3,01
119	Sklad	5,39
120	Technické zázemí	8,23
121	Venkovní ochlazovna	42,63
150	Výměnková stanice	21,55
		410,10 m²

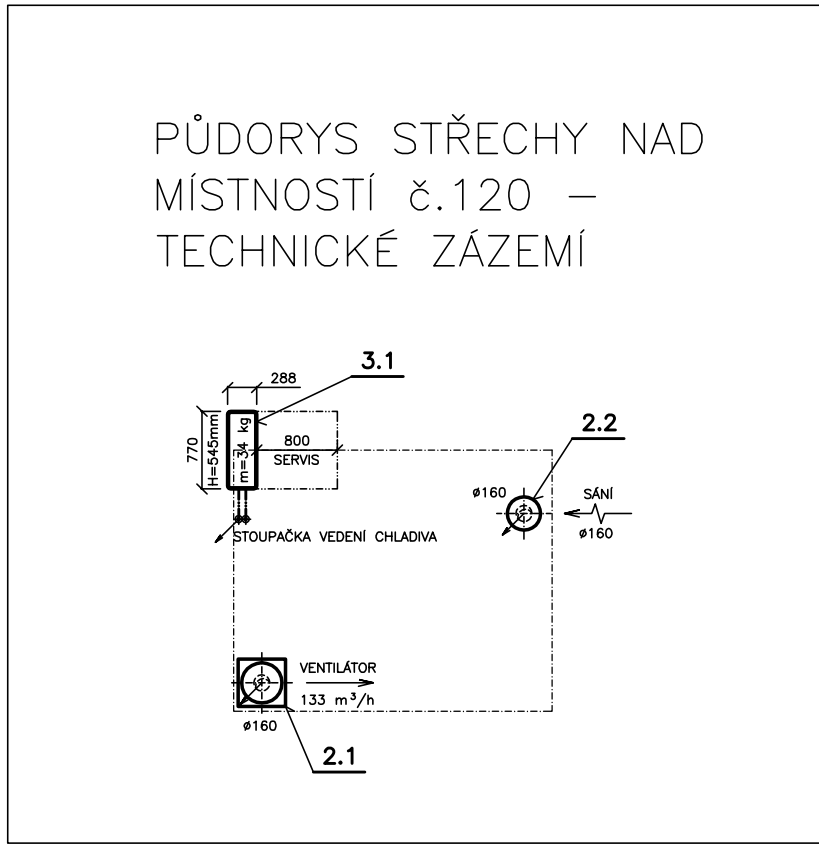

Petr Matoušek AIR GAS Projekt Kryzánkova 929/2, Karlovy Vary Tel. +420 607105345 E-mail: petr@matousekVZT.cz IČO: 670 95 798		
HLAVNÍ INŽENÝR PROJEKTU: Ing. arch. B. Kubiček	ZODPOVĚDNÝ PROJEKTANT: Petr Matoušek	VYPRACOVAL: Jakub Matoušek
INVESTOR: Město Ostrov, Jáchymovská 1, 363 01 Ostrov		
OBJEDNATEL: Ing. arch. Břetislav Kubiček, Raisova 2, Karlovy Vary		
ARCE: STAVEBNÍ ÚPRAVY OBJEKTU MĚSTSKÉ SAUNY OSTROV UL. U KOUPALIŠTĚ, OSTROV D.1.2.4 - VZDUCHOTECHNIKA		ČÍSLO PARÉ:
KRAJ: Karlovarský	STUPĚŇ PD: Projektová dokumentace pro provádění stavby	MĚŘÍTKO: 1 : 50
DATUM: 08 / 2025	ZAK. ČÍSLO: AGP - 09 / 2025	ZMĚNA:
OBSAH VÝKRESU: PŮDORYS - 1.NP		ČÍSLO PŘÍLOHY: D.1.2.4 - 02