


SITUACE - PŘÍVODNÍ VEDENÍ
měřítko 1:100

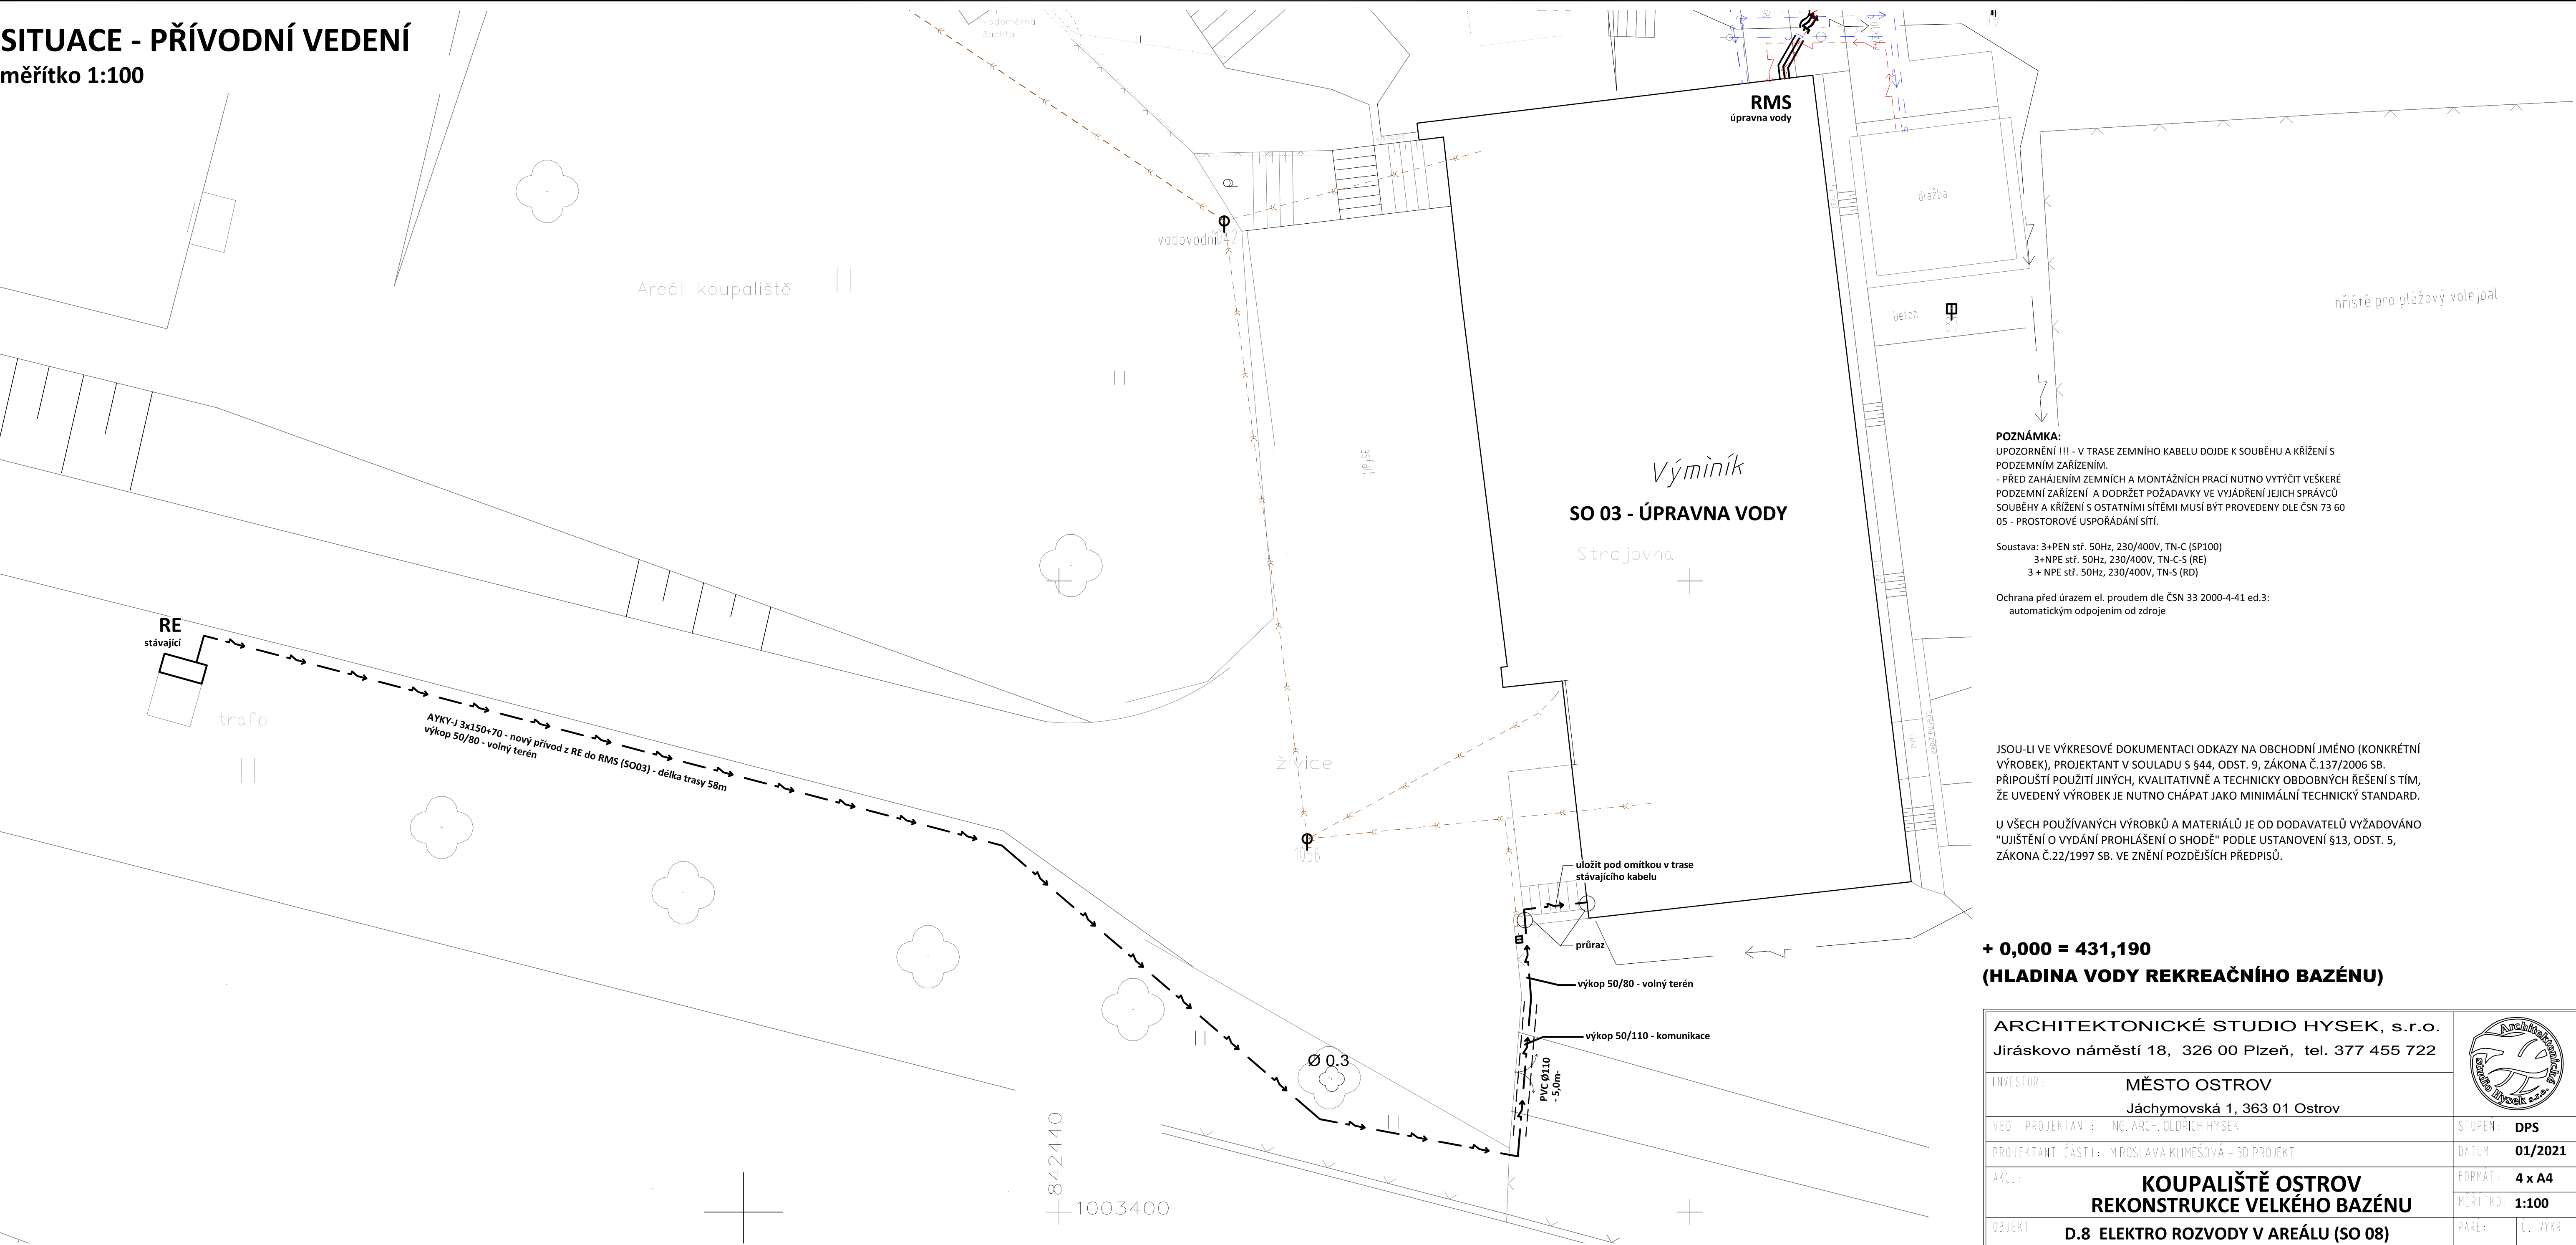

POZNÁMKA:
UPOZORNĚNÍ !!! - V TRASE ZEMNÍHO KABELU DOJDE K SOUBĚHU A KŘÍŽENÍ S
PODZEMNÍM ZAŘÍZENÍM.
- PŘED ZAHÁJENÍM ZEMNÍCH A MONTÁŽNÍCH PRACÍ NUTNO VYTÝČIT VEŠKERÉ
PODZEMNÍ ZAŘÍZENÍ A DODRŽET POŽADAVKY VE VYJÁDRĚNÍ JEJICH SPRÁVCŮ
SOUBĚHY A KŘÍŽENÍ S OSTATNÍMI SÍTĚMI MUSÍ BÝT PROVEDENY DLE ČSN 73 60
05 - PROSTOROVÉ USPOŘÁDÁNÍ SÍTÍ.

Soustava: 3+PEN stř. 50Hz, 230/400V, TN-C (SP100)
3+NPE stř. 50Hz, 230/400V, TN-C-S (RE)
3 + NPE stř. 50Hz, 230/400V, TN-S (RD)

Ochrana před úrazem el. proudem dle ČSN 33 2000-4-41 ed.3:
automatickým odpojením od zdroje

JSOU-LI VE VÝKRESOVÉ DOKUMENTACI ODKAZY NA OBCHODNÍ JMÉNO (KONKRÉTNÍ
VÝROBEK), PROJEKTANT V SOULADU S §44, ODST. 9, ZÁKONA Č.137/2006 SB.
PŘÍPOUŠTÍ POUŽITÍ JINÝCH, KVALITATIVNĚ A TECHNICKY OBDOBNÝCH ŘEŠENÍ S TÍM,
ŽE UVEDENÝ VÝROBEK JE NUTNO CHÁPAT JAKO MINIMÁLNÍ TECHNICKÝ STANDARD.

U VŠECH POUŽÍVANÝCH VÝROBKŮ A MATERIÁLŮ JE OD DODAVATELŮ VYŽADOVÁNO
"UJIŠTĚNÍ O VYDÁNÍ PROHLÁŠENÍ O SHODĚ" PODLE USTANOVENÍ §13, ODST. 5,
ZÁKONA Č.22/1997 SB. VE ZNĚNÍ POZDĚJŠÍCH PŘEDPISŮ.

+ 0,000 = 431,190
(HLADINA VODY REKREAČNÍHO BAZÉNU)

ARCHITEKTONICKÉ STUDIO HYSEK, s.r.o. Jiráskovo náměstí 18, 326 00 Plzeň, tel. 377 455 722		
INVESTOR:	MĚSTO OSTROV Jáchymovská 1, 363 01 Ostrov	
VED. PROJEKTANT:	ING. ARCH. OLDŘICH HYSEK	STUPEŇ: DPS
PROJEKTANT ČÁSTI:	MROSLAVA KLIMEŠOVÁ - 3D PROJEKT	DATUM: 01/2021
AKCE:	KOUPALIŠTĚ OSTROV REKONSTRUKCE VELKÉHO BAZÉNU	FORMÁT: 4 x A4
OBJEKT:	D.8 ELEKTRO ROZVODY V AREÁLU (SO 08)	MĚŘITNO: 1:100
OBSAH:	SITUACE - PŘÍVODNÍ VEDENÍ	PARÉ: Č. VYKR.: D.8.4