


PŮDORYS 1.NP  
měřítko 1:50

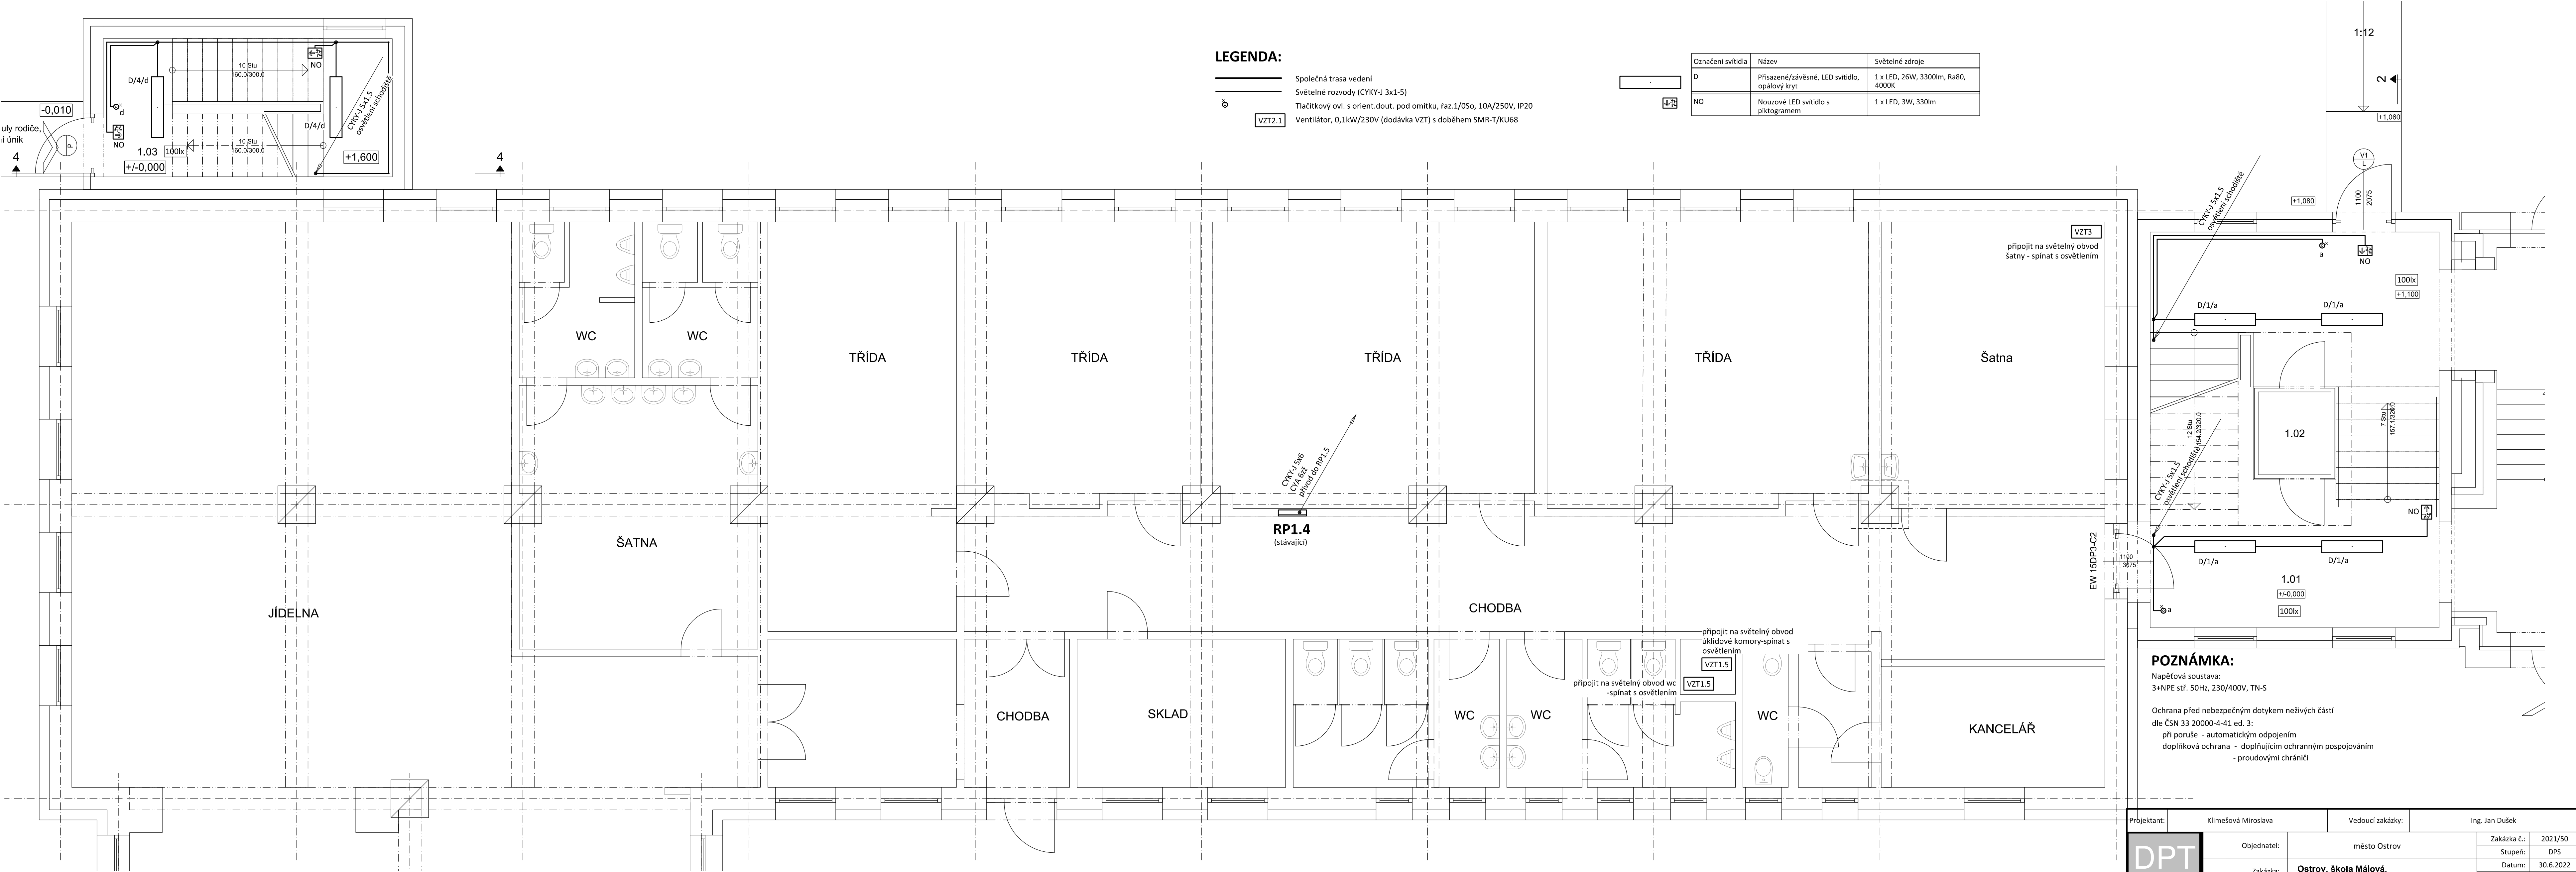

**POZNÁMKA:**  
Napěťová soustava:  
3+NPE str. 50Hz, 230/400V, TN-S  
  
Ochrana před nebezpečným dotykem neživých částí  
dle ČSN 33 20000-4-41 ed. 3:  
při poruše - automatickým odpojením  
doplňková ochrana - doplňujícím ochranným pospojováním  
- proudovými chrániči

Projektant:	Klimešová Miroslava		Vedoucí zakázky:	Ing. Jan Dušek			
DPT projekty	Objednatel:	město Ostrov			Zakázka č.:	2021/50	
	Zakázka:	Ostrov, škola Májová, nástavba objektu družiny			Stupeň:	DPS	
	Dokumentace/část:	D1.4.4 Silnoproudá elektrotechnika			Datum:	30.6.2022	
					Měřítko:	1:50	
					Formát:	10A4	
	PŮDORYS 1.NP					4	